


RZUT PARTERU

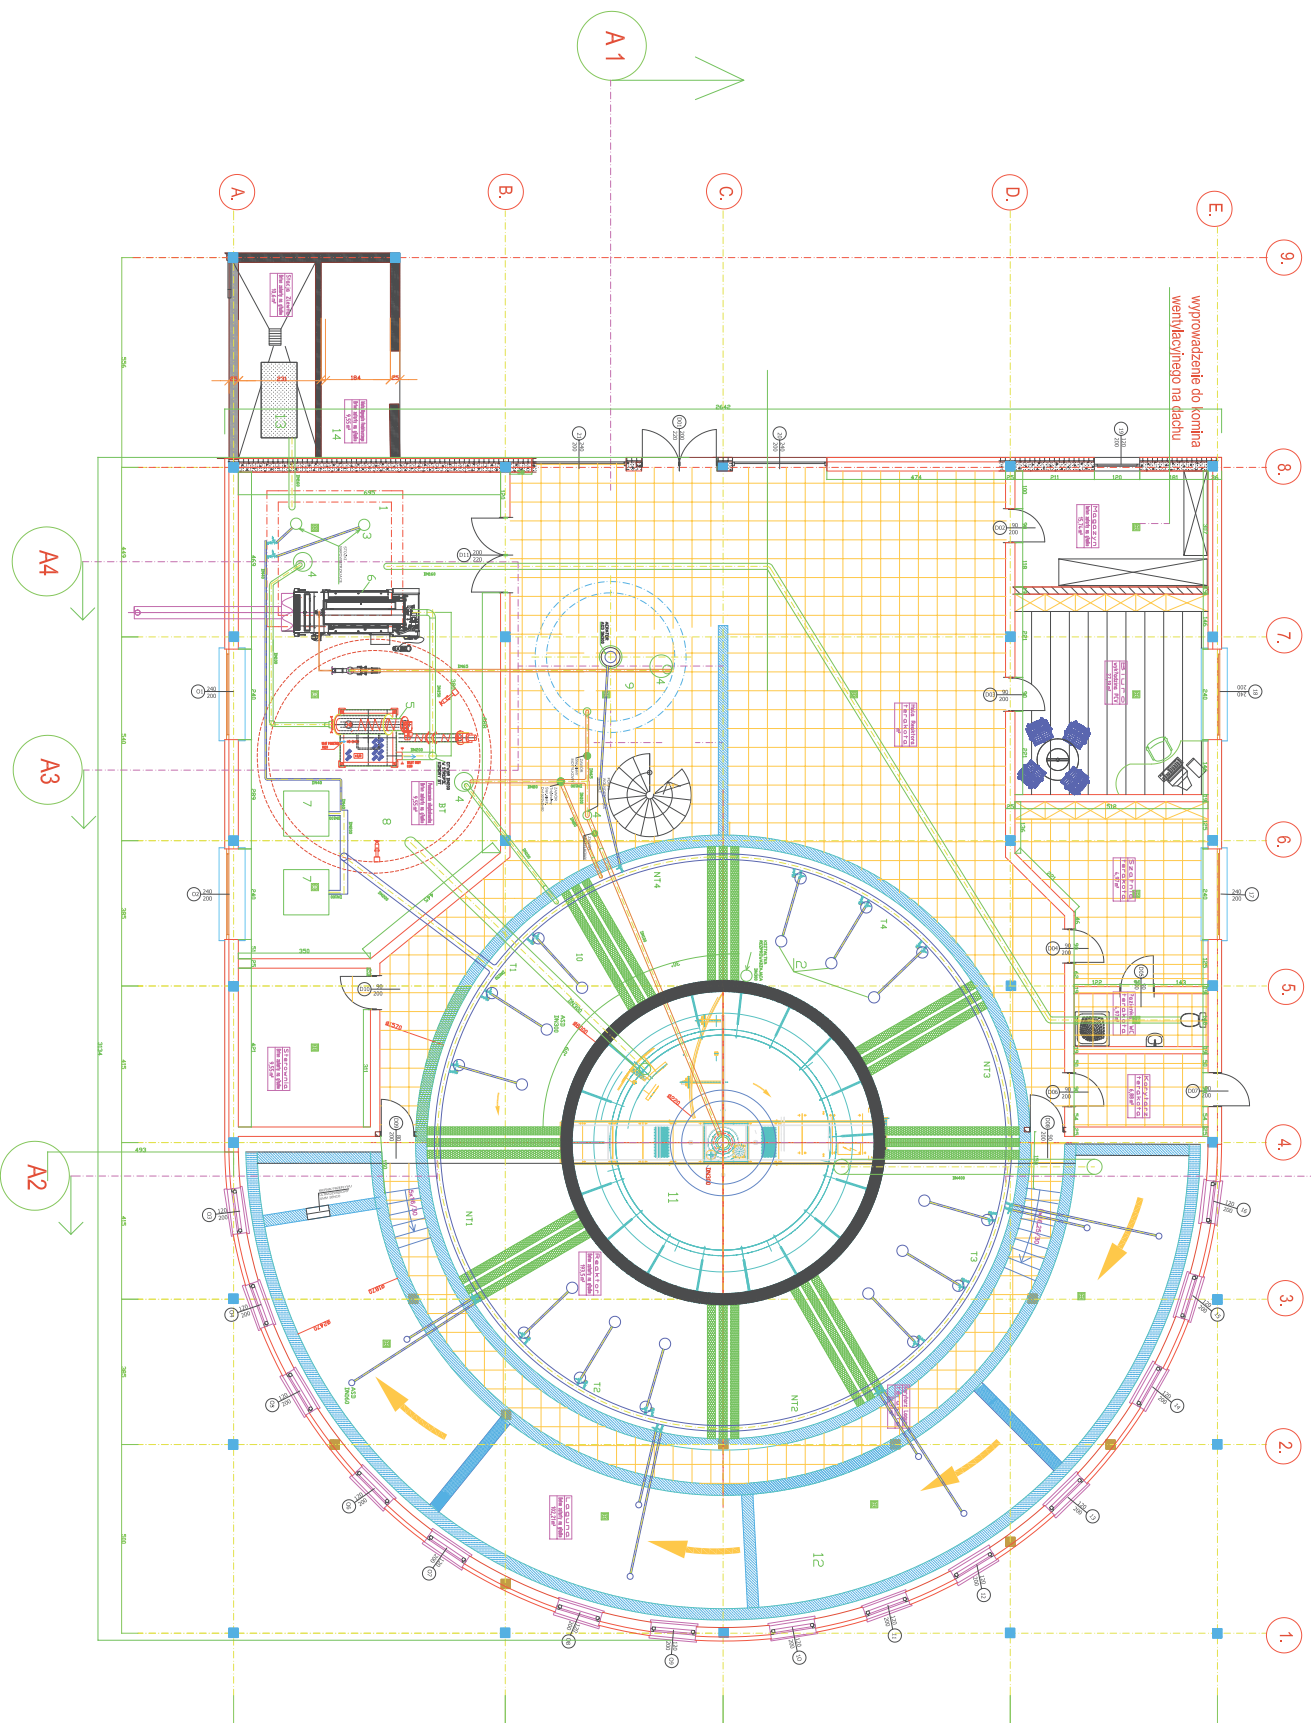

LEGENDA

- osady
- powietrze
- ścieki
- 1 – przepompownia
- 2 – aerator
- 3 – stożki napowietrzające
- 4 – pompy
- 5 – stropia-skownik
- 6 – prasa
- 7 – dmuchawy
- 8 – komora BT
- 10 – cyrkulacyjny reaktor biologiczny
- 11 – osadnik wótrny
- 12 – ciek biostabilizacji
- 13 – punkt zlewny
- 14 – generator

		RWD'S sp. z o.o. 03-417 Warszawa ul. Chryszewo 3 m 39	
Nazwa obiektu:		Oczyszczalnia ścieków uzbrojona - gmia	
Autor:		Technologia rzut oczyszczalni - schemat	
Projekt:		design studio, studio i projekt	
Opraczenie:		RWD'S sp. z o.o.	
Skala:		SKALA 1:50	
Data:		2023	
Wzrost:		1,80	
Ciężar:		70	
Wzrost:		1,80	
Ciężar:		70	